



Bauwerk 90000905
Schnitt A-A

Mall-Lamellenklärer ViaTub
ViaTub 18L 133
Schachtabdeckungen Klasse B - 125 kN

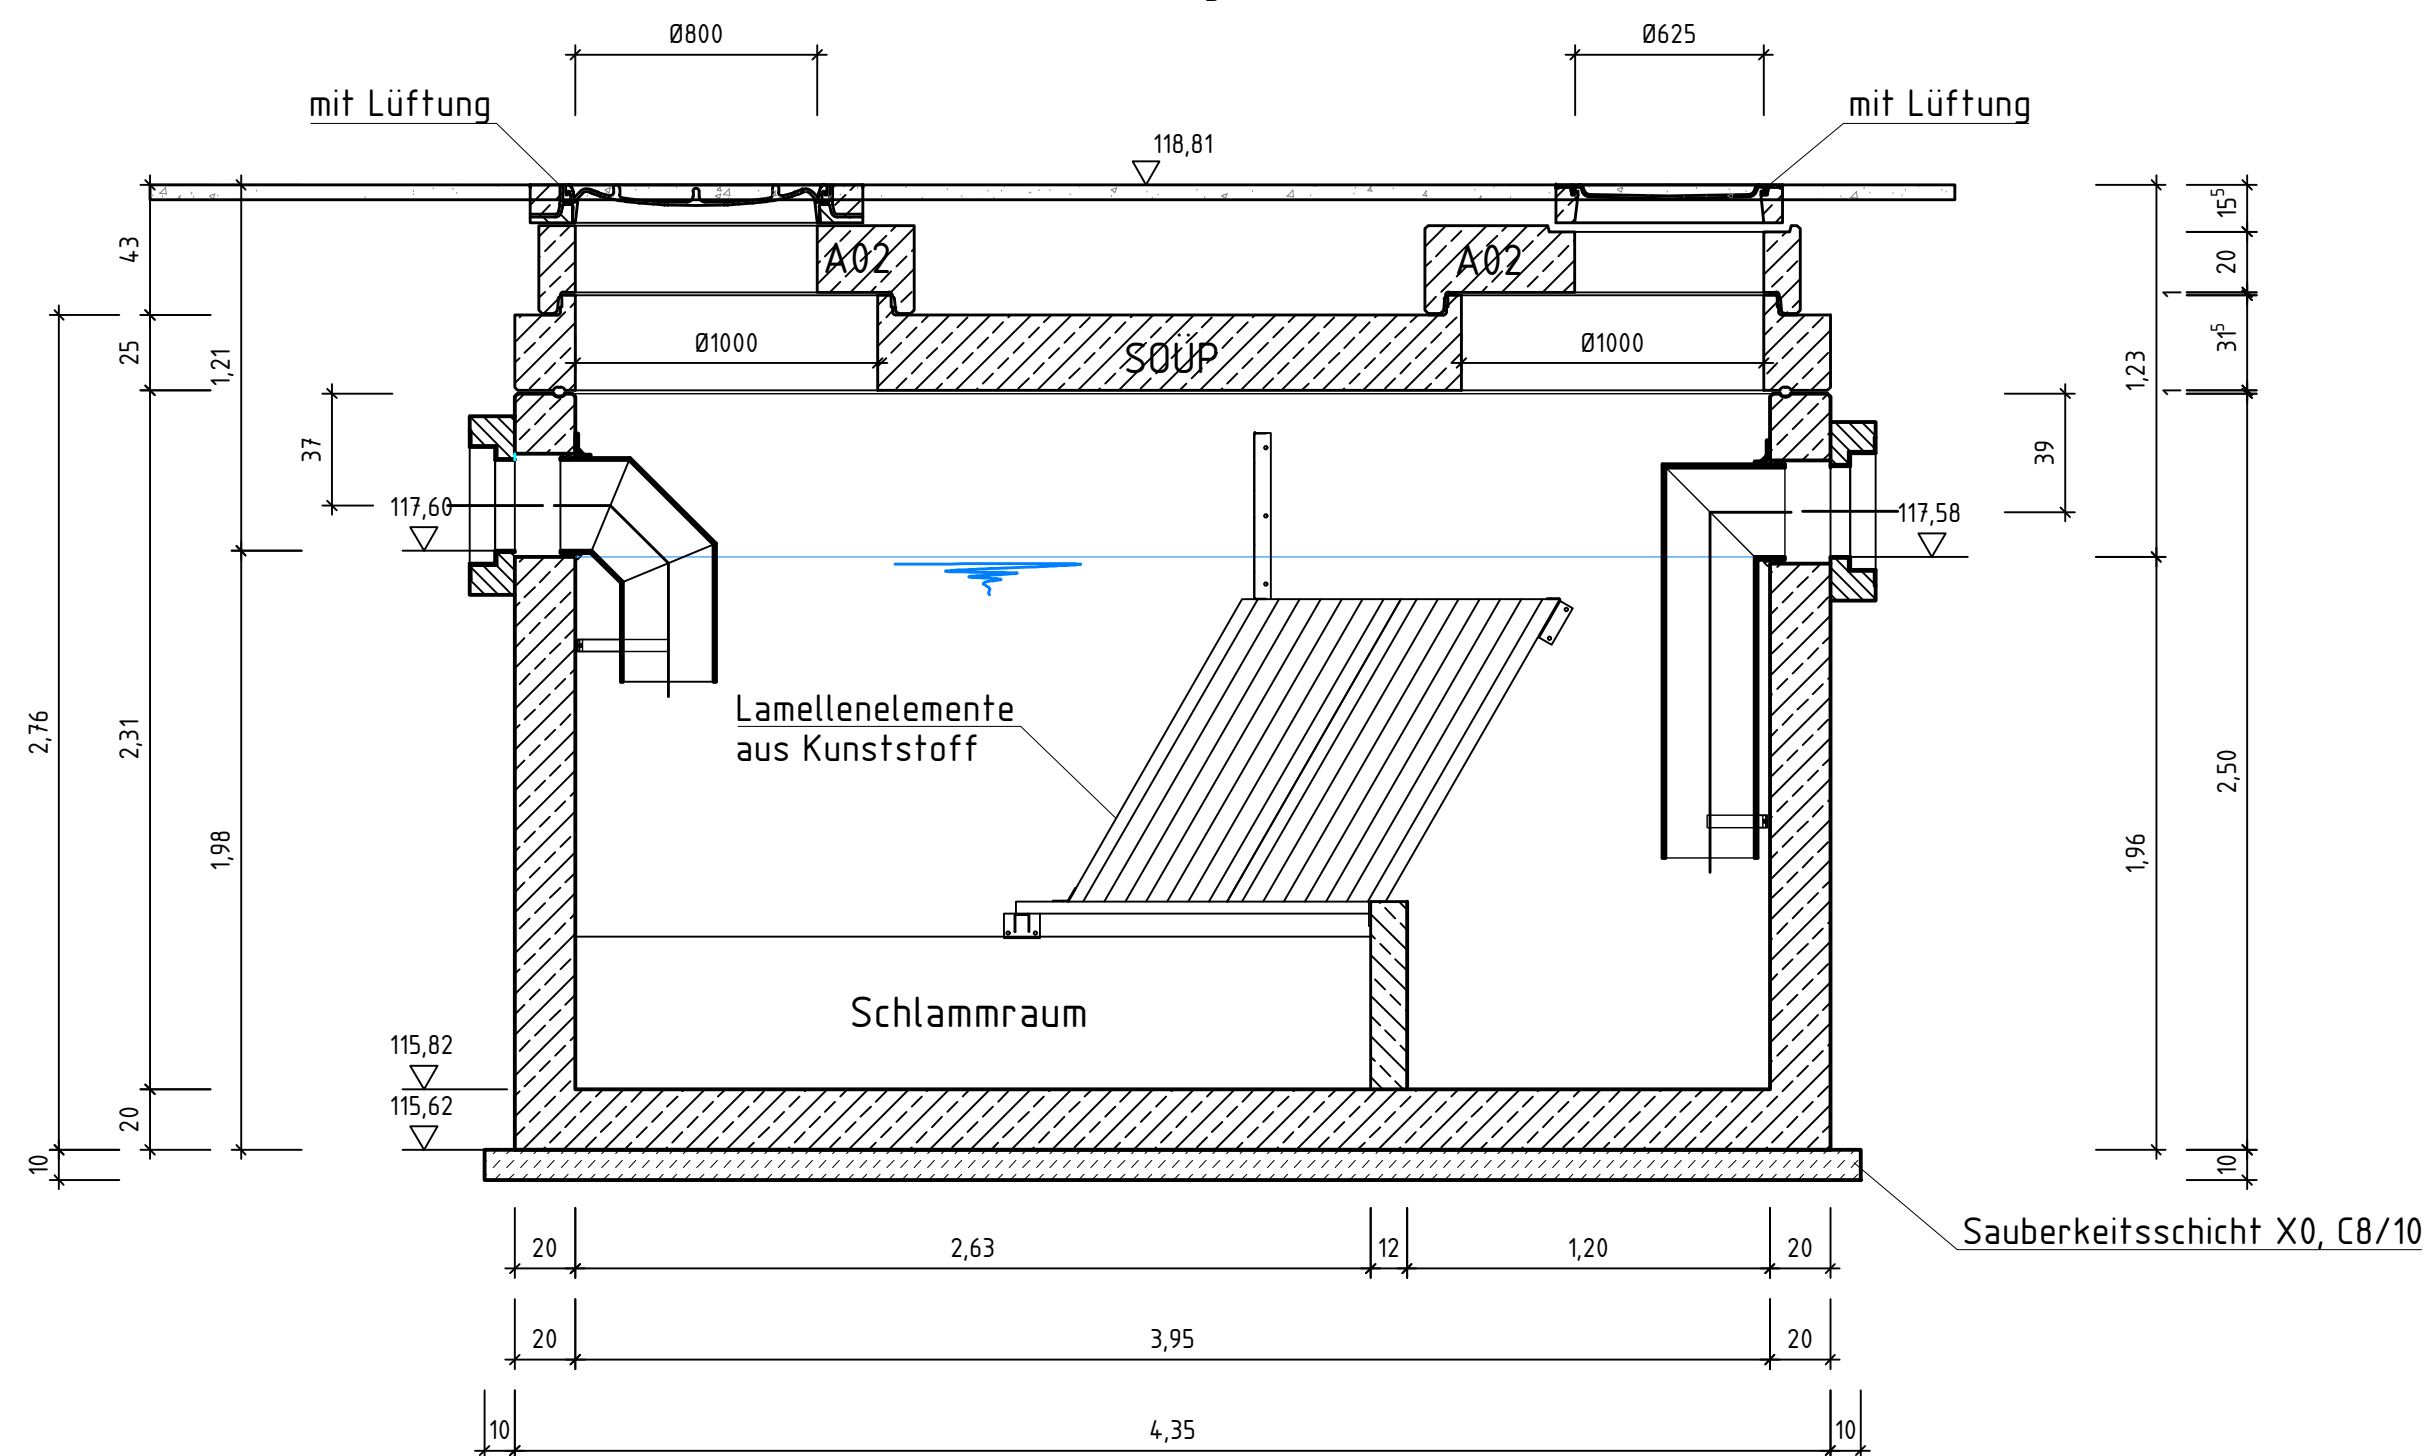

Bauwerk 90000905
Grundriss

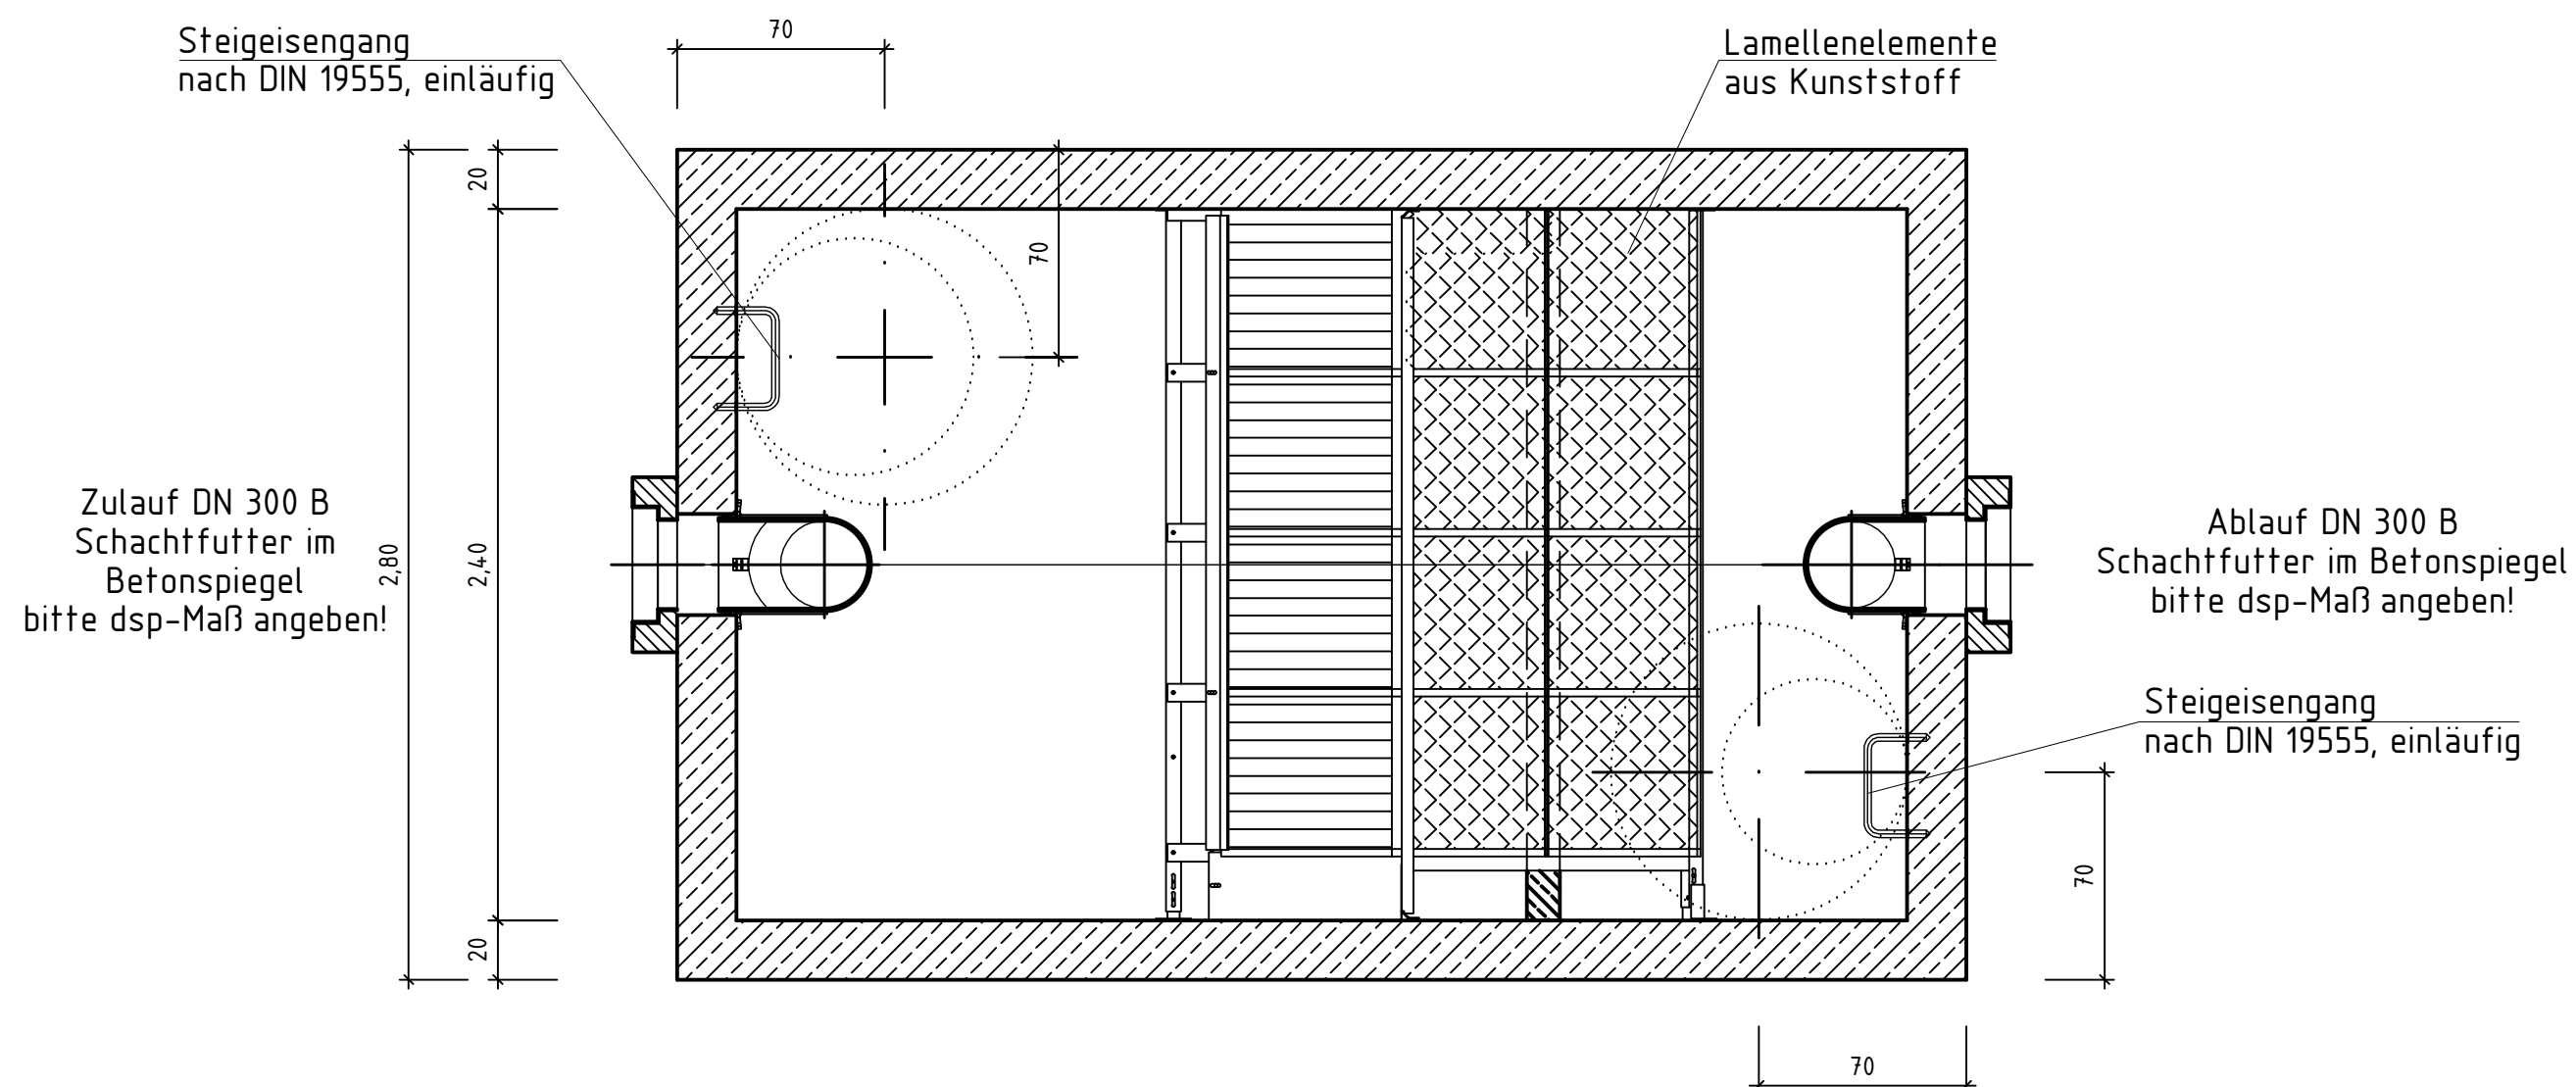

Legende

	Sauberkeitsschicht, unbewehrter Beton, Betongüte X0, C8/10
	Fertigteil, Betongüte XD3, XA2 C35/45

 IngenieurConsult GmbH Dieselstr. 11 32130 Enger T 05224 9737-0 F 05224 9737-50 bff@bockermann-fritze.de www.bockermann-fritze.de	Bearb.	17.09.2021	Bec
	Gez.	17.09.2021	NW
	Gepr.	17.09.2021	Bar
	Proj.-Nr.:	24405	

Nr.	Art der Änderung	Datum	Zeichen

Ausführungsplanung

	Stadt Paderborn Am Hoppenhof 33 33104 Paderborn	Unterlage/ Blatt-Nr.: 8 / 10 Bauwerk 90000905 Lamellenklärer Maßstab: 1:25
--	---	---

Erneuerung Bahnhofstraße
Entwässerungsanlagen (Oberflächenentwässerung)

für den Bauherren: Stadt Paderborn Am Hoppenhof 33, 33104 Paderborn Paderborn, den 22.09.2021	bearbeitet: Enger, den 17.09.2021
--	--